


zgodnie pod rygorem odpowiedzialności
 STAROSTWO POWIATOWE (imię i nazwisko)
 Wydział Architektury i Planowania
 ul. Świercowa 23-400 Pińczów
 tel. 41 357 60 00
 fax 41 357 60 00
 mgr inż. Józef Piwoła
 Kierownik do spraw sanitarnohigienicznych
 w uprawnieniu 129-EPiO/96 w zakresie
 budownictwa przemysłowego i ogólnego
 obiektów ochrony zdrowia
 zam. 25-394 Nieka, ul. Bob. Warszawy 7/4
 tel. dom. 41 342 083

Zakres nie objęty zaproszeniem
 do złożenia oferty

SEKCJA A1
 WC dla niepełn.
 i kobiet
 3%
 MADRUCIE

UWAGA:
 DRZWI OZNACZONE GWIAZDKĄ ZAPOBIECZYĆ
 W KRAJKI NAWIEWNE DOŁEM

inż. Krzysztof Badurak
 upr. do proj. w bud. osób fiz.
 w zakr. rozw. konstr.-bud.
 wszelkich budynków
 w zakresie architektonicznym
 bud. inwent. i gospod. ; sporz. planów
 zagosp. działki, adaptacji proj.
 Nr ewiden. - KL - 284/87

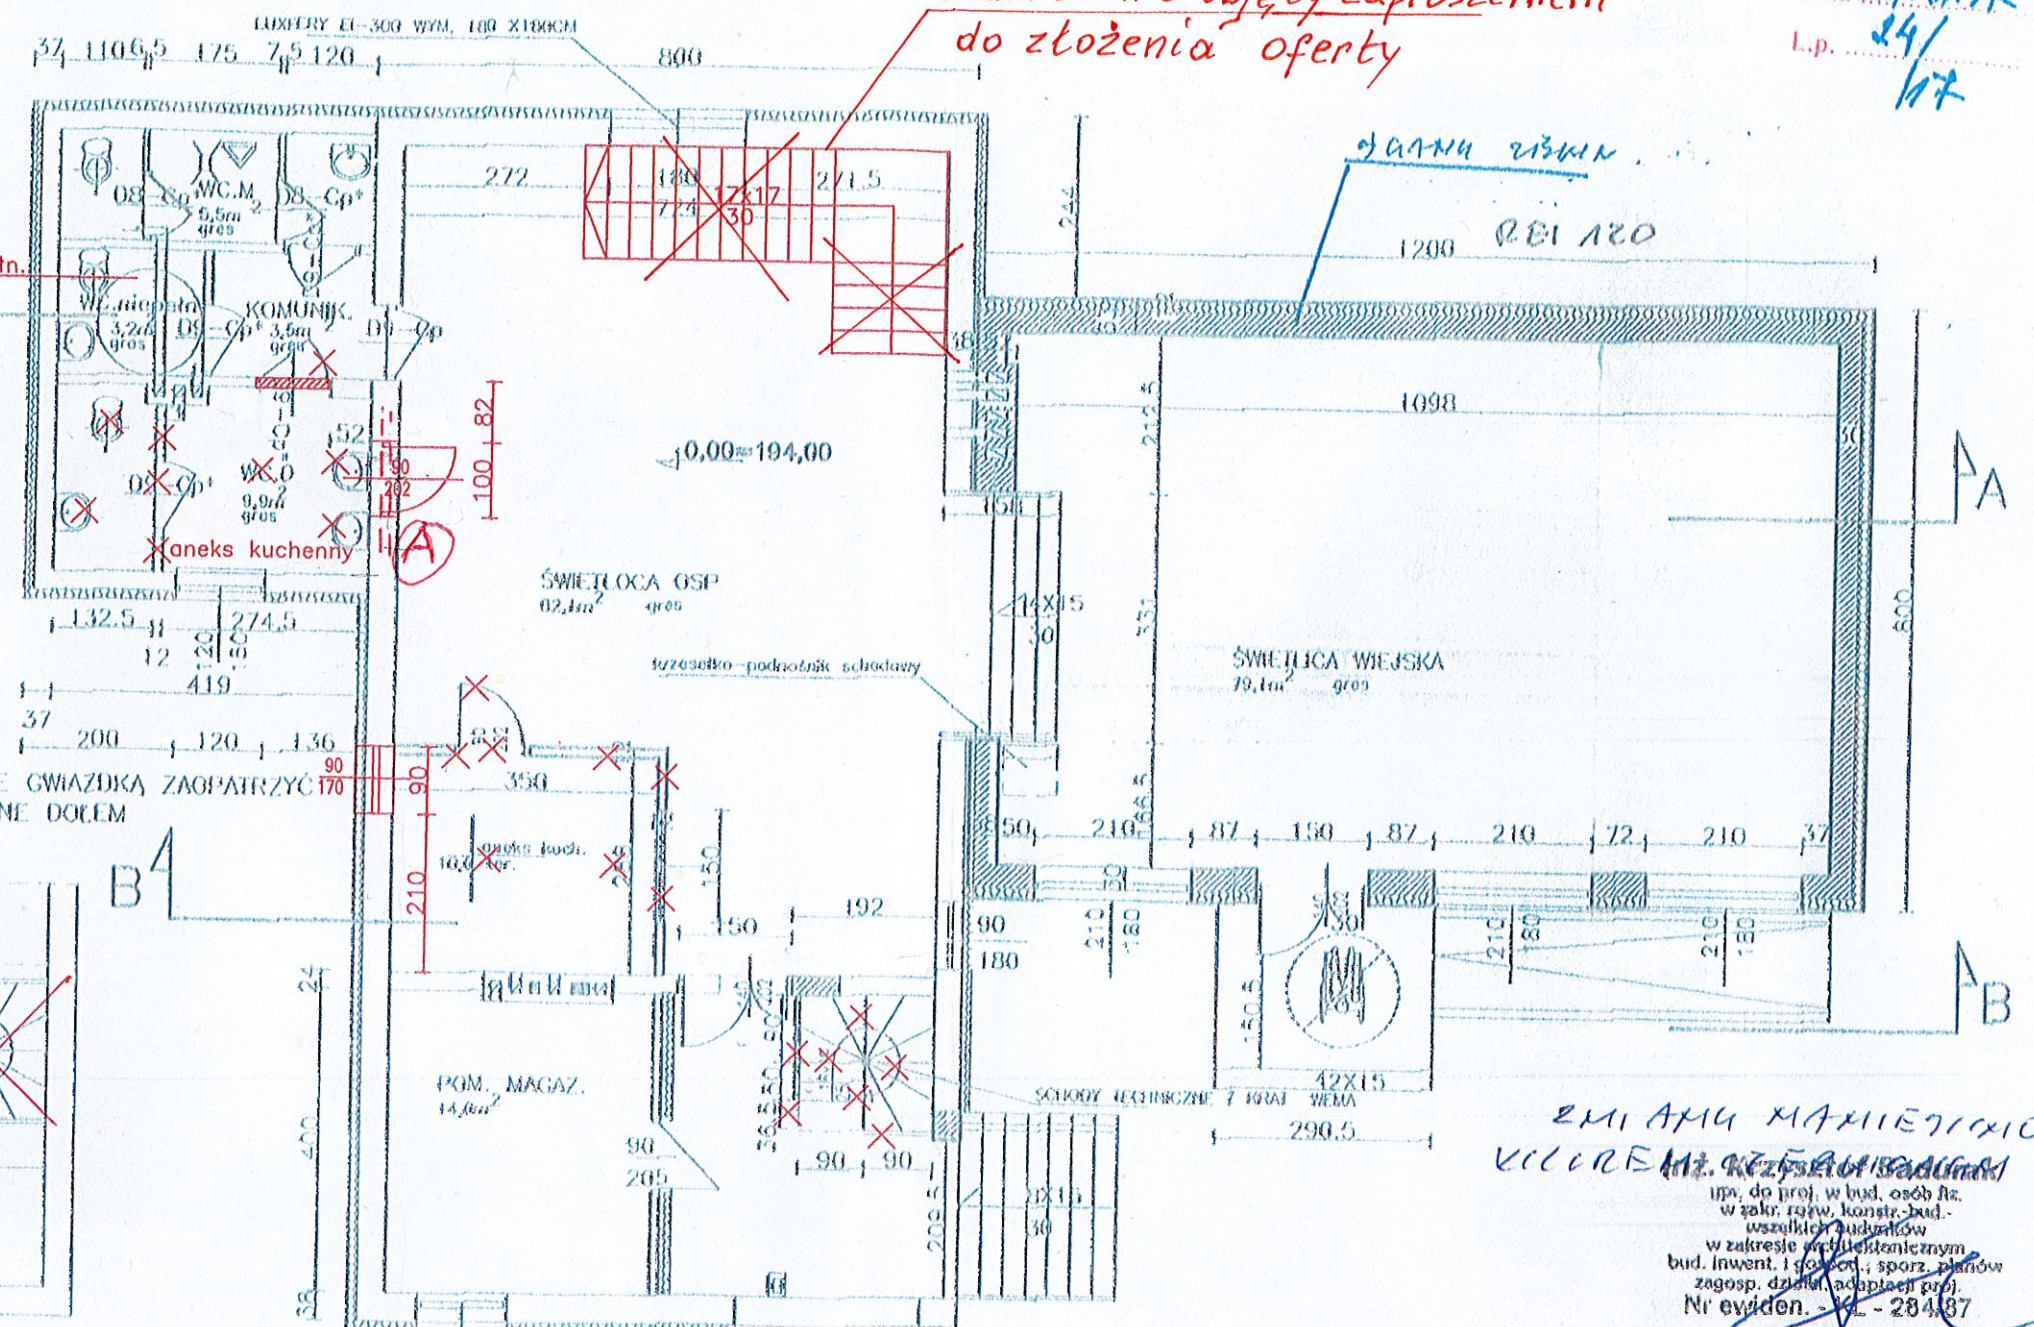

ZMIANY MAKIETOWE
 KRZYSZTOF BADURAK
 upr. do proj. w bud. osób fiz.
 w zakr. rozw. konstr.-bud.
 wszelkich budynków
 w zakresie architektonicznym
 bud. inwent. i gospod. ; sporz. planów
 zagosp. działki, adaptacji proj.
 Nr ewiden. - KL - 284/87

uwaga: wszystkie zmiany uznaje się jako zmiany nieistotne
 w myśl prawa budowlanego i są zgodne z warunkami technicznymi
 oraz z decyzją o warunkach zabudowy. Zmiany naniesiono
 kolorem czerwonym

RZUT PODDASZA 1:100

RZUT PARTERU 1:100

Namienione zmiany techniczne
 nie ulegają uwzględnieniu w zakresie
 Sorn-hy w spisie zmian.

mgr inż. Józef Piwoła
 Kierownik do spraw sanitarnohigienicznych
 w uprawnieniu 129-EPiO/96 w zakresie
 budownictwa przemysłowego i ogólnego
 obiektów ochrony zdrowia
 zam. 25-394 Nieka, ul. Bob. Warszawy 7/4.
 tel. dom. (0-41) 34-23-083

WIESŁAW GRZYCHOWSKI
 inż. budownictwa i inżynierii
 Upr. Nr KL-351/04; KL-352/04

INSPEKTOR NADZORCZYO BUDOWY
 Stanisław Zawartka
 mgr inż. Marek Jakóbkiewicz
 upr. bud. SWK/053/OWOK/06
 S.O.I.I.B.-SWK/BO/0950/01
 tel. 502 307 875

OBIEKT	ROZBUDOWA ŚWIEŁICY WIEJSKIEJ W MIEJSCOWOŚCI KOPERNA GMINA PIŃCZÓW DZIAŁKA NR EW 895.			
pojełkował	inż. W. Grychowski	PODPIS	NR 351/KL 94	DATA 11.16
oprac.	inż. K. Badurak	PODPIS	NR 228/KL 97	skala 1:100
sprawdził	mgr inż. St. Grudziński	PODPIS	NR 228/KL 97	str. rys 2