


Uzgodniono pod względem wymagań higienicznych i zdrowotnych bez zastrzeżeń (zastrzeżeniami)  
**STAROSTWO POWIATOWE**  
 Wydział Architektury i Inżynierii  
 ul. Zacisze 5, 28-400 Pińczów  
 tel. 41 357-60-01  
 fax 41 357-60-07

Data *21.01.17*  
 L.p. *24/17*  
**mgr inż. Józef Piłko**  
 Rzecznik ds. spraw sanitarnych i higienicznych  
 w województwie świętokrzyskim  
 budowlano-przemysłowy ogólnego bud.  
 obiektów szpitali, szkół  
 zdm. 25-394 Kielce, al. Boh. Wary 7/10  
 tel. dom. 41 3423 008

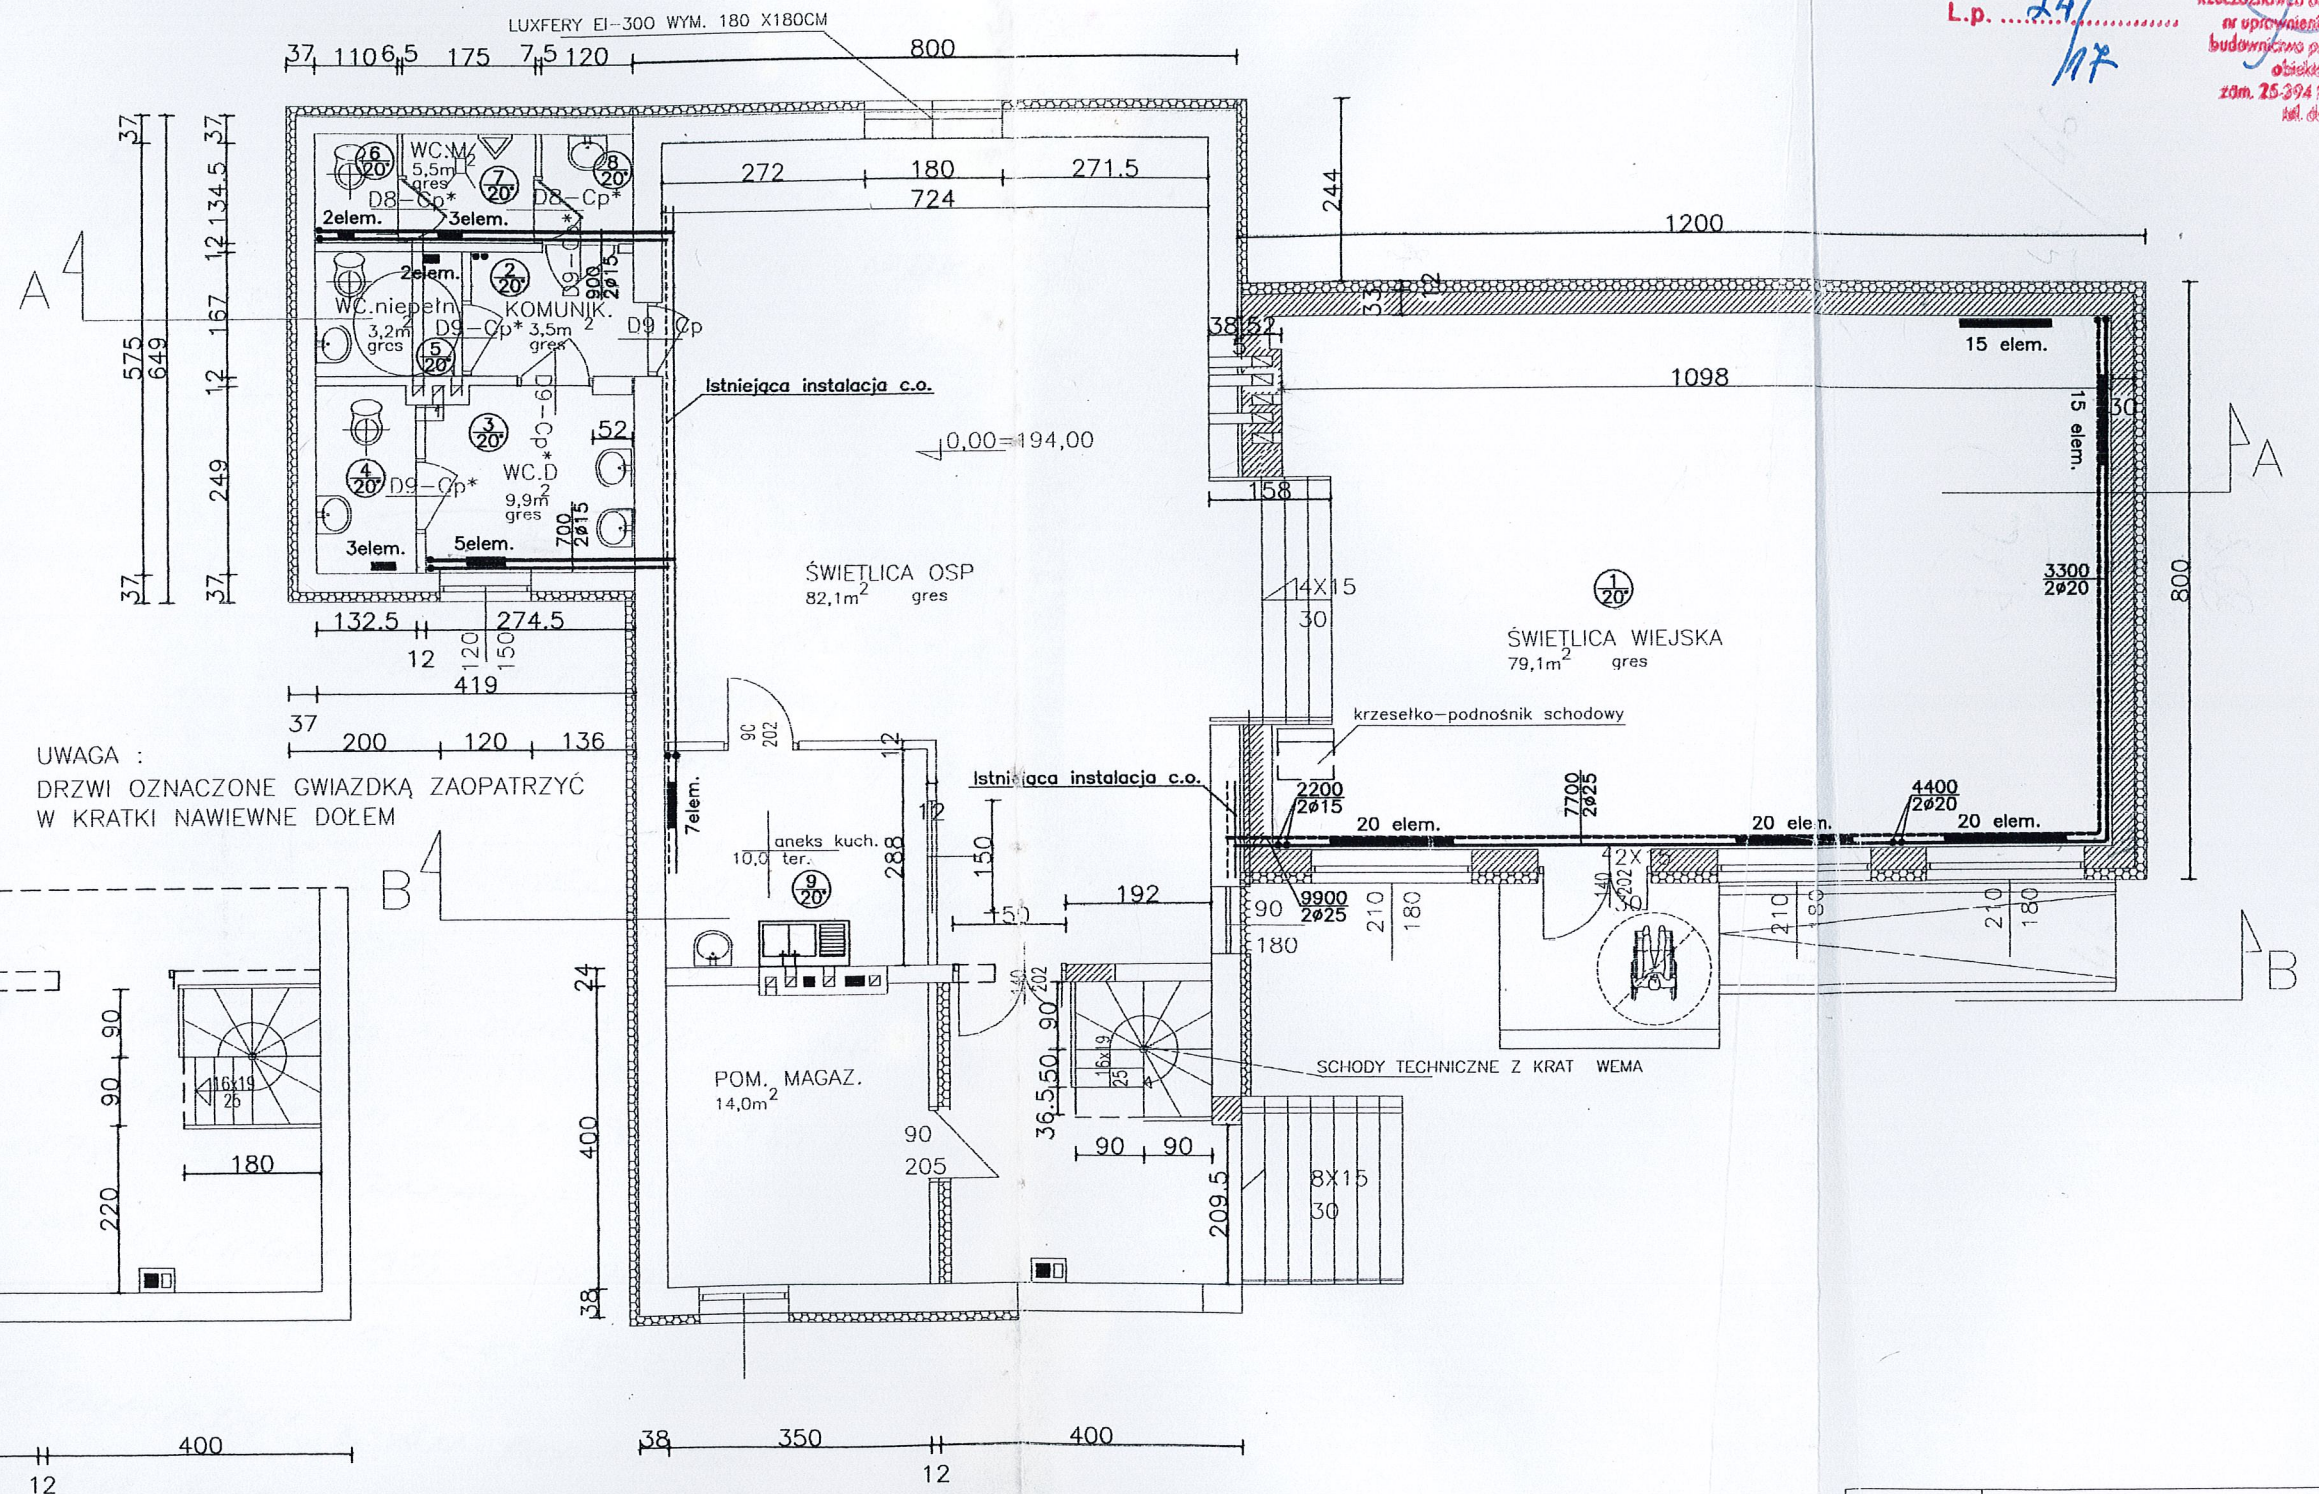

UWAGA :  
 DRZWI OZNACZONE GWIAZDKĄ ZAOPATRYĆ  
 W KRATKI NAWIEWNE DOŁEM

RZUT PODDASZA 1:100

RZUT PARTERU 1:100

OBIEKT	ROZBUDOWA ŚWIETLICY WIEJSKIEJ W MIEJSCOWOŚCI KOPERNIA GMINA PIŃCZÓW DZIAŁKA NR EW 895,			
	IMIĘ I NAZWISKO	PODPIS	NR UPR.	DATA
Pojekował	techn. Leszek Pasternak	<i>Pasternak</i>	KL-69/02	11.16
Oprac.				skala 1:100
Sprawdził	mgr inż. Jadwiga Dziedzic	<i>Dziedzic</i>	KL-254/03	nr. rys.