


# RZUT PARTERU

skala 1:100

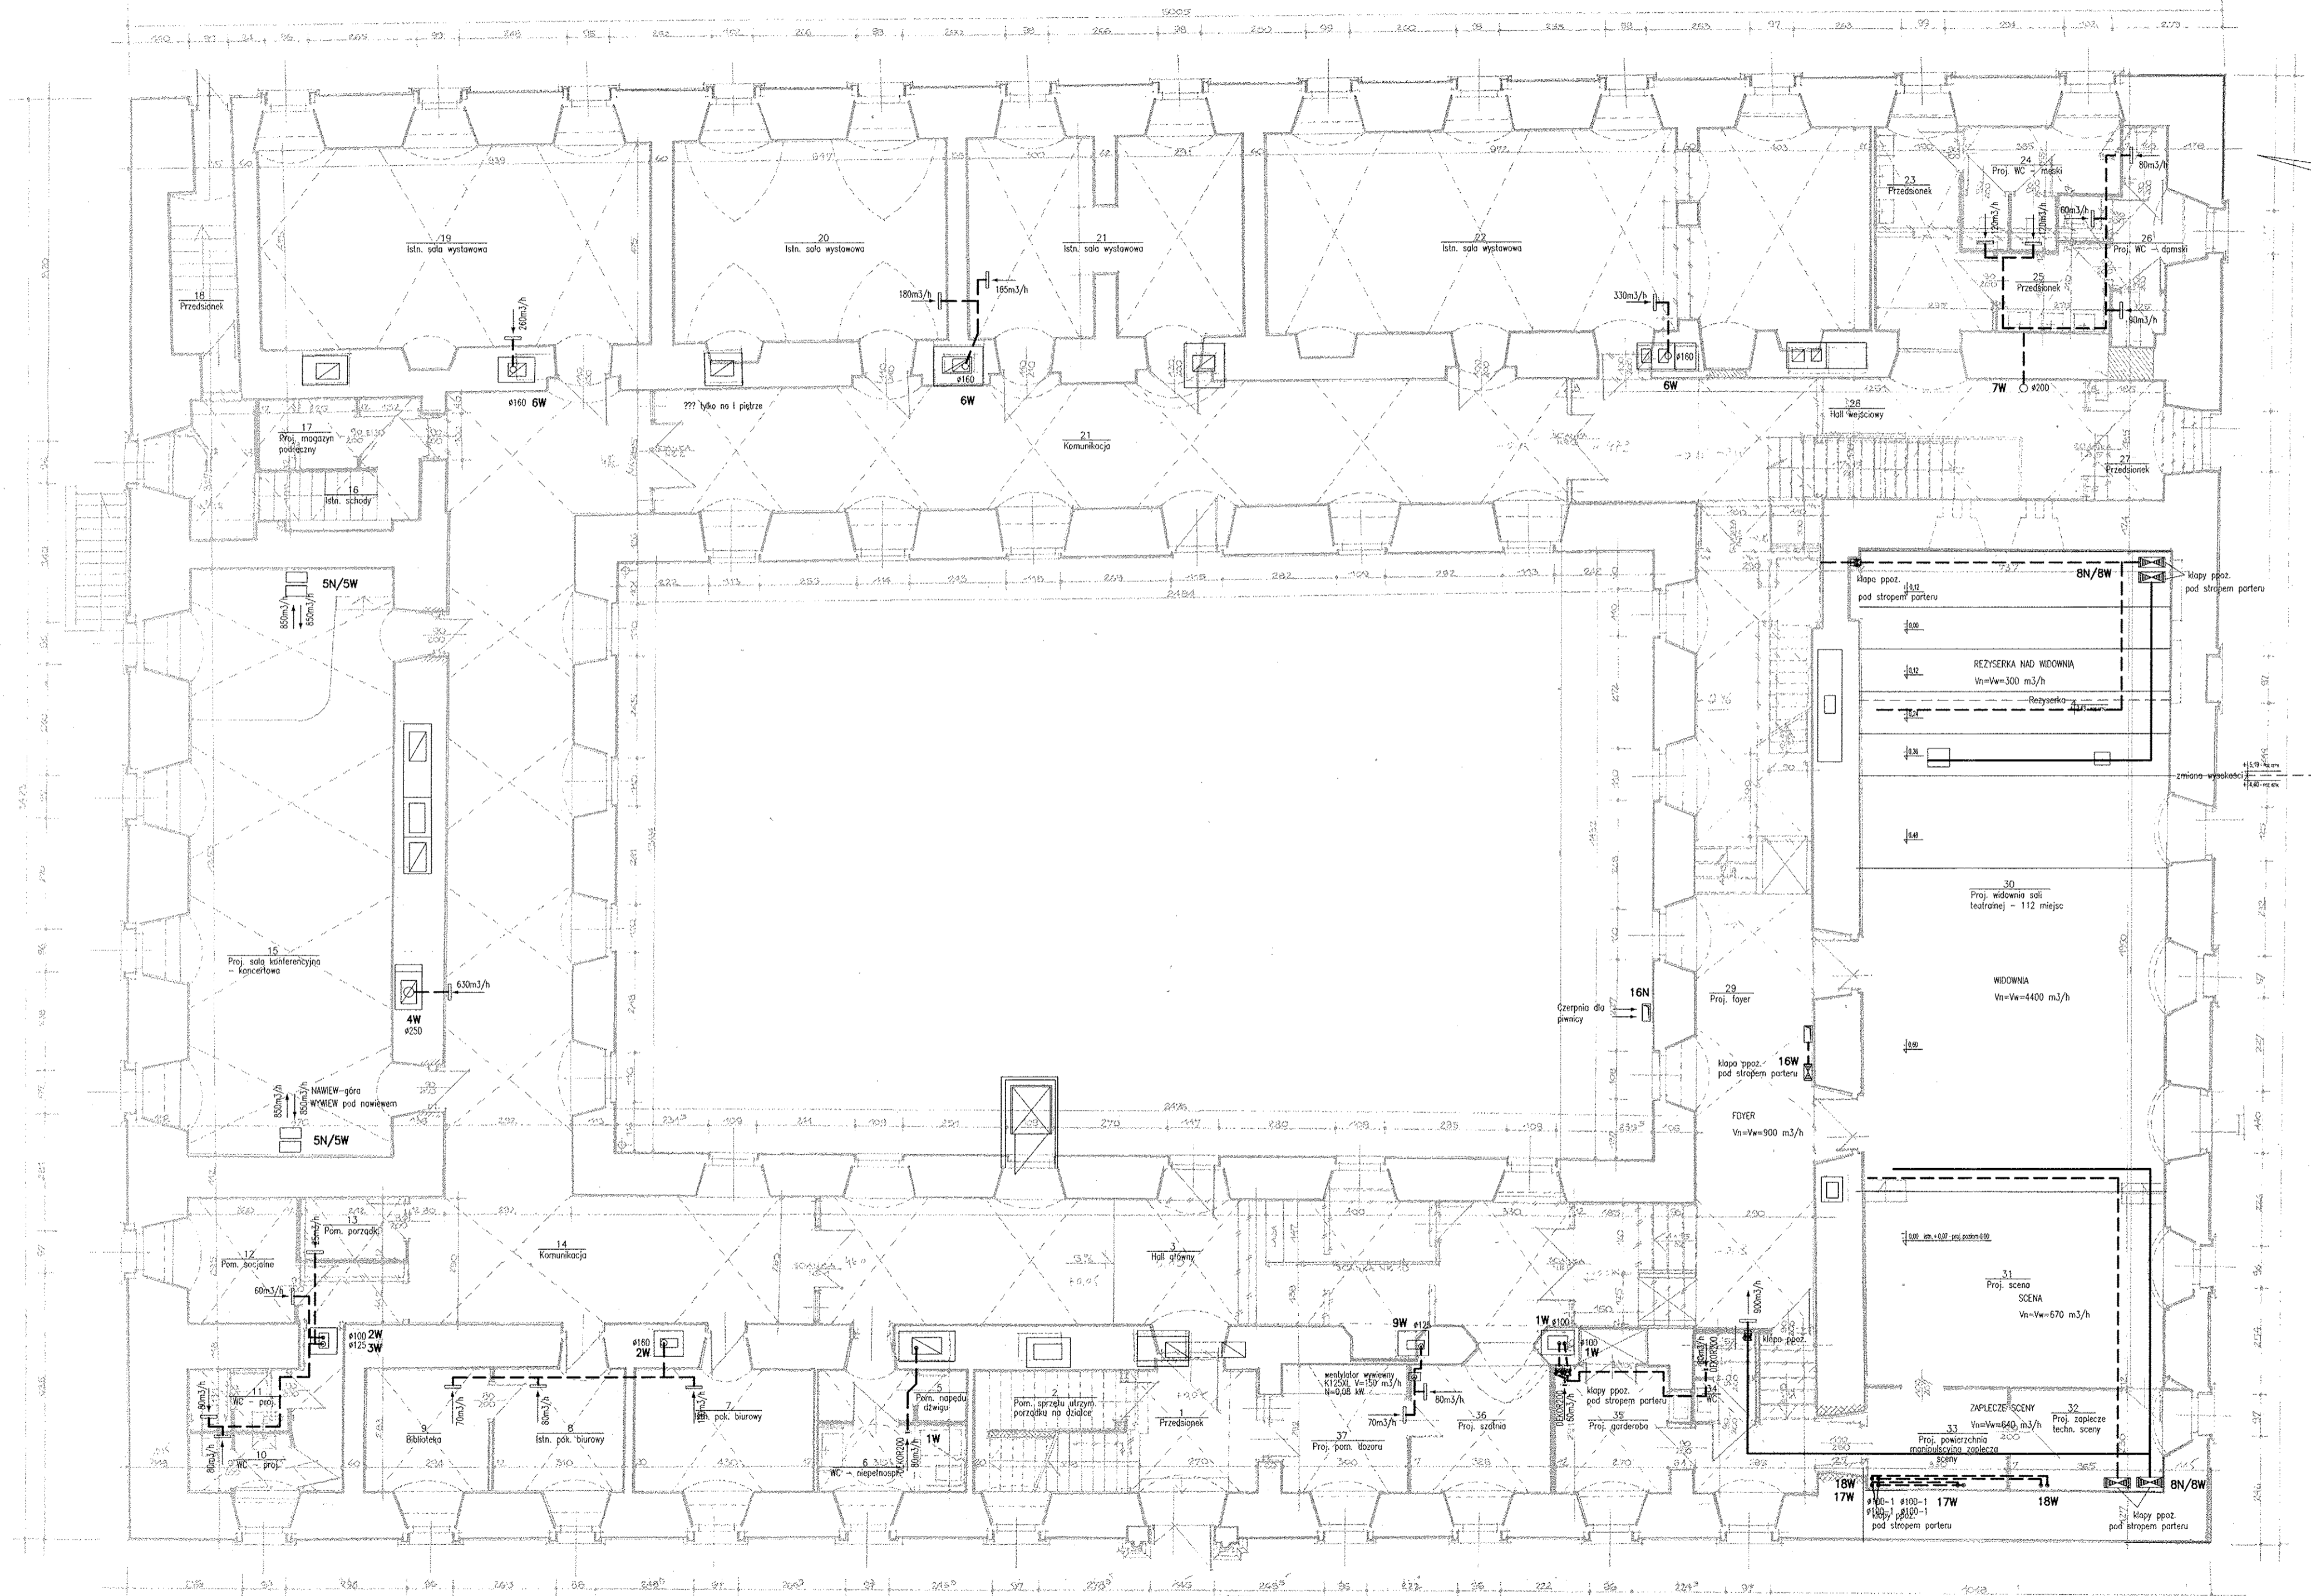

STAROSTWO POWIATOWE  
w Pińczowie  
Wydział Architektury i Budownictwa  
ul. Złocińska 5, 28-400 Pińczów  
tel. 041 357-60-01  
fax 041 357 60 07

STAROSTWO POWIATOWE  
w Pińczowie  
Wydział Architektury i Budownictwa  
ul. Złocińska 5, 28-400 Pińczów  
tel. 041 357-60-01  
fax 041 357 60 07

Zaplanowano pod względem zgodności z przepisami bezpieczeństwa higieny pracy oraz wymaganiami higienicznymi i zdrowotnymi bez zastrzeżeń w załączce nr 1  
1) bez zastrzeżeń  
2) z zastrzeżeniem wymienionymi w załączce nr 1  
L.p. opinii: 86/09  
Data: 20.04.09  
mgr inż. Danuta Warda  
Rzeczoznawca ds. projektowania i nadzoru budowlanego  
ul. Złocińska 5, 28-400 Pińczów  
tel. 041 357-60-01  
fax 041 357 60 07

Uzgodniono pod względem wymagań higienicznych i zdrowotnych bez zastrzeżeń (z zastrzeżeniami)

Data: 20.04.09  
mgr inż. Danuta Warda  
Rzeczoznawca ds. projektowania i nadzoru budowlanego  
ul. Złocińska 5, 28-400 Pińczów  
tel. 041 357-60-01  
fax 041 357 60 07

"GRAFOS" - Projektowanie i nadzór budowlany PRACOWNIA PROJEKTOWA ul. Langiewicza 16 26 - 130 Suchedniów			
OBIEKT	ISTNIEJĄCY ZABYTROWY BUDYNEK SAMORZĄDOWEGO CENTRUM KULTURY d. ZESPÓŁ POPAULIŃSKI w Pińczowie		
ADRES	Pińczów, ul. Piłsudskiego odstaka nr ewid. - 1 obręb 13 m. Pińczowa		
TEMAT	PROJEKT BUDOWLANY PRZEBUDOWY, MODERNIZACJI I WYPOSAŻENIA SAMORZĄDOWEGO CENTRUM KULTURY d. ZESPÓŁU POPAULIŃSKIEGO - INSTALACJA WENTYLACJI MECHANICZNEJ I KLIMATYZACJI		
TYTUŁ RYSUNKU	RZUT PARTERU	BRANŻA:	INSTALACJE SANITARNE
Projektował	mgr inż. DANUTA WARDA	Nr upr.	70 / 82
Opracował	mgr inż. DANUTA WARDA	Nr upr.	70 / 82
Sprawił	mgr inż. KRYSZYNA CHODACKA	KI-54/2002	
Skala rysunku	Nr zlecenia - umowy	Data wykonania	Nr rysunku
1:100		LISTOPAD 2008 R.	2