


RZUT PIĘTRA

SKALA 1:100

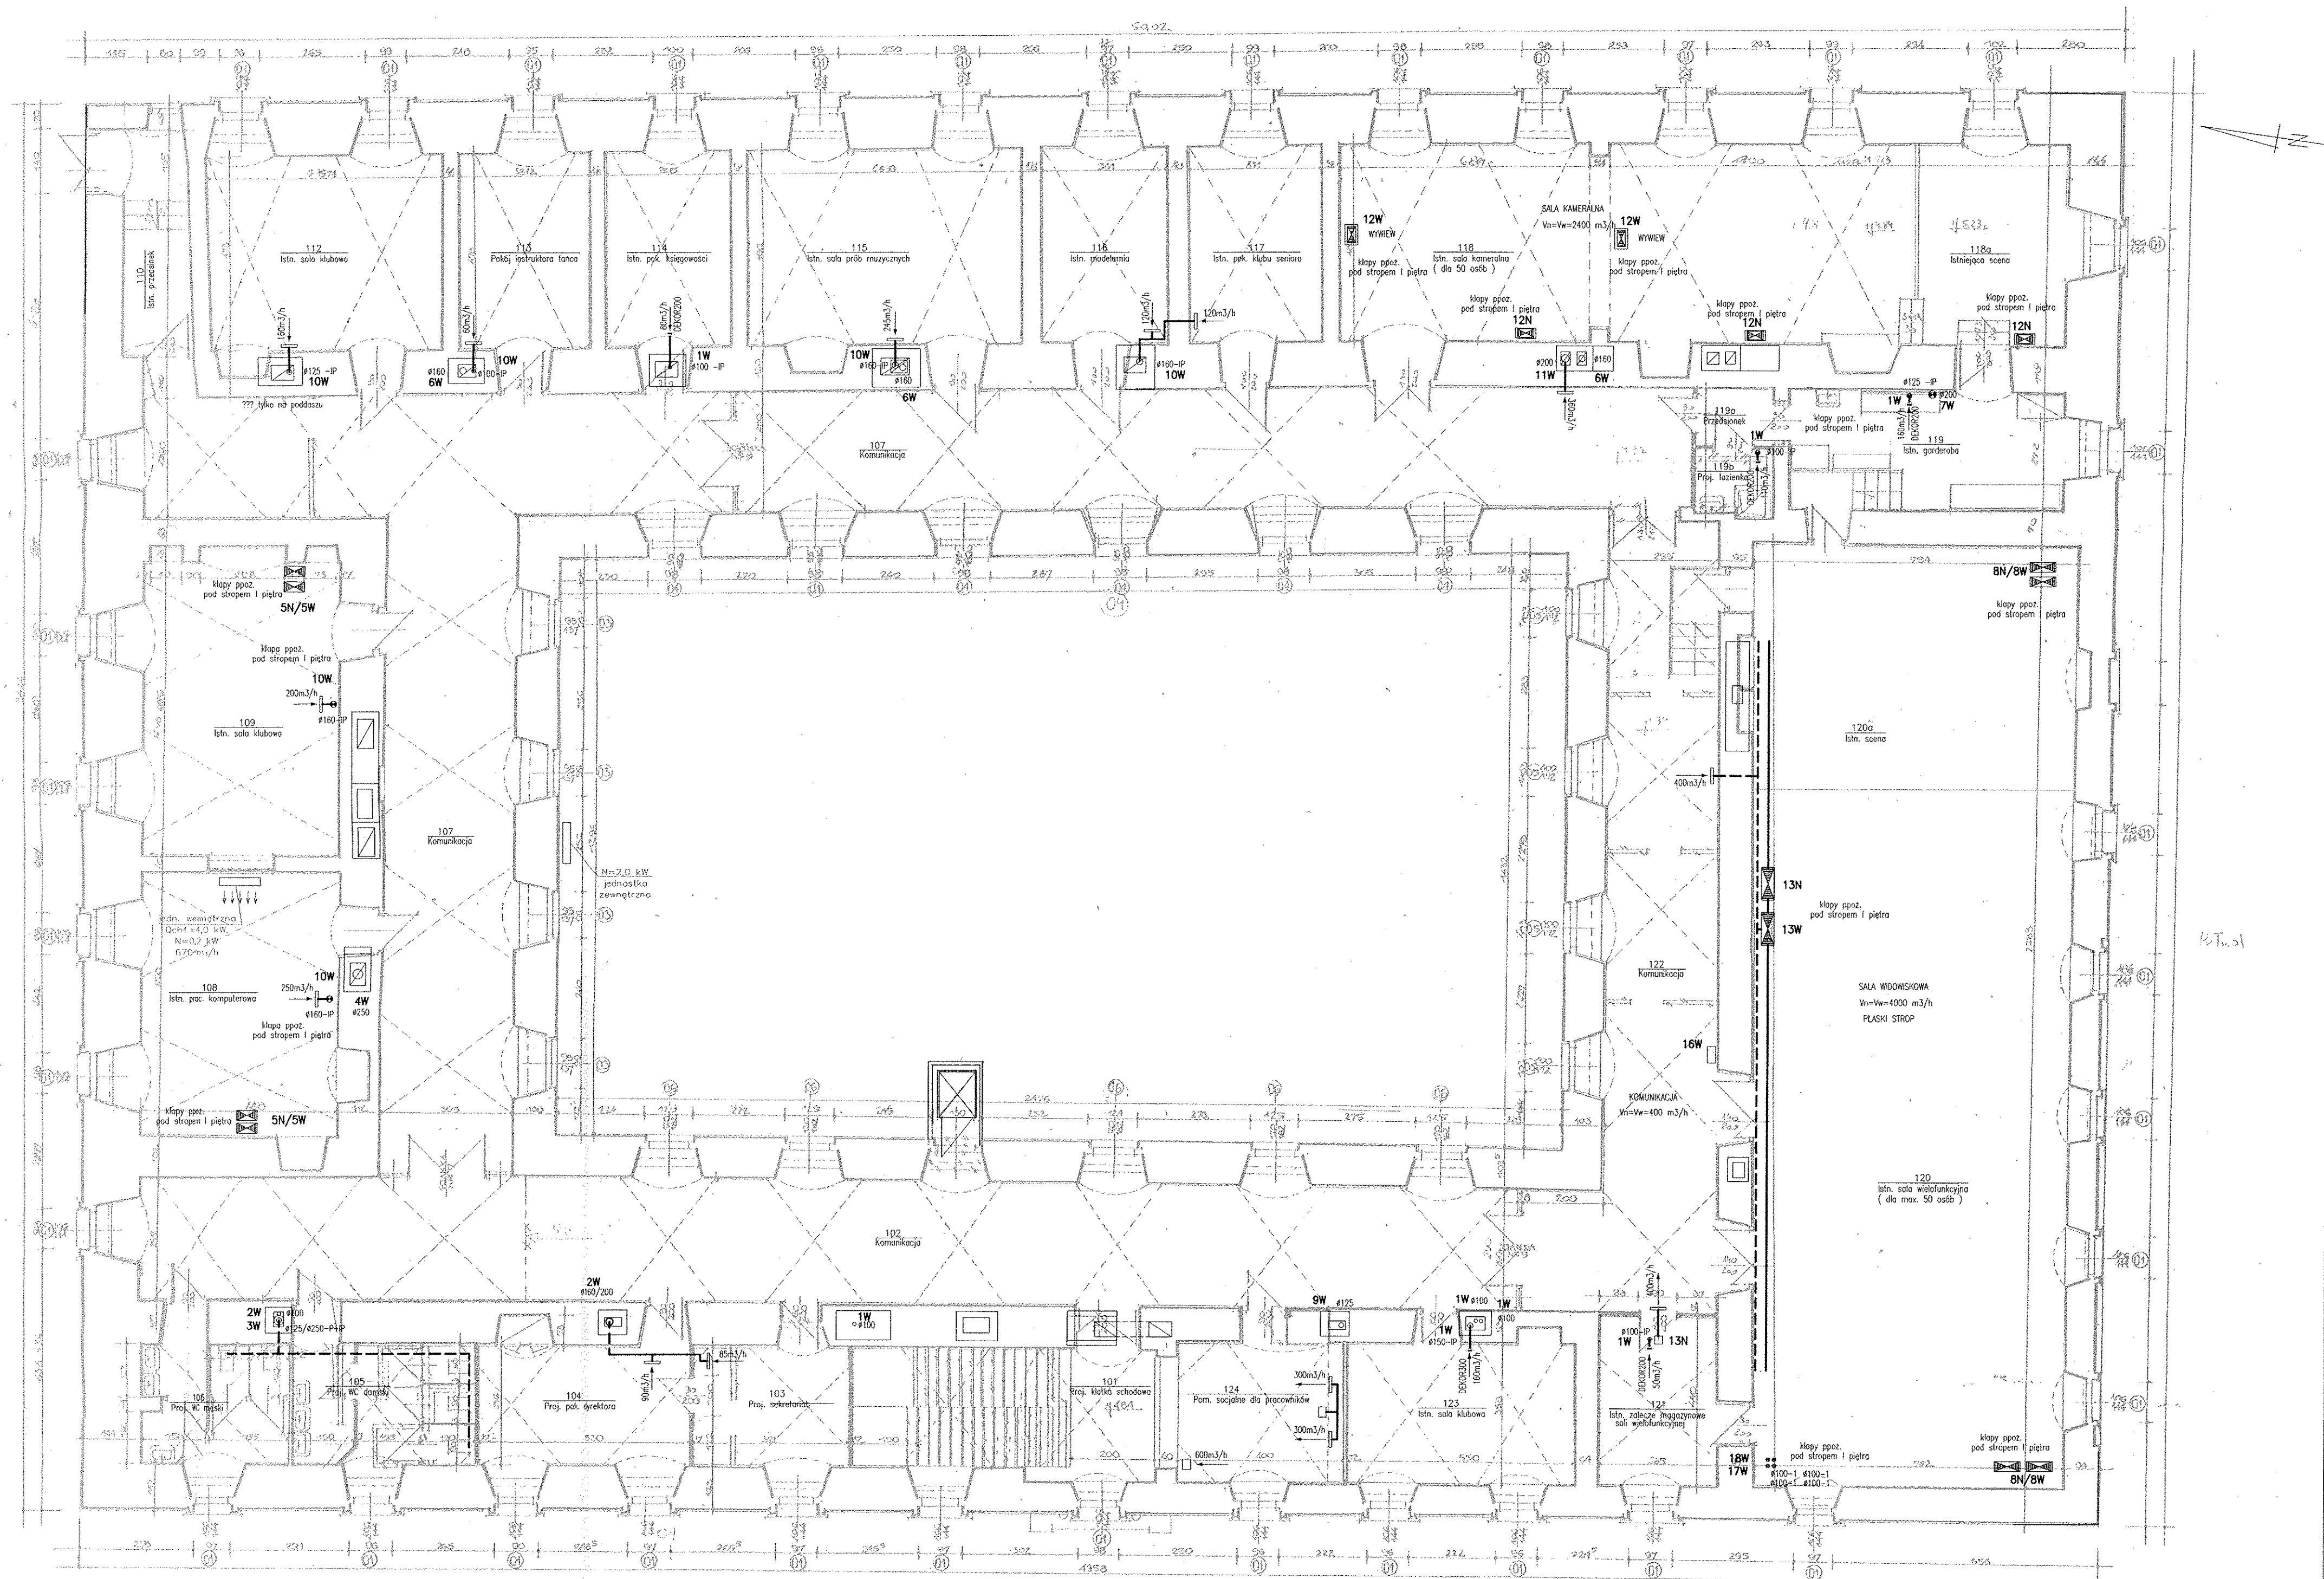

STAROSTWO POWIATOWE
w Pińczowie
Wydział Architektury i Budownictwa
ul. Zaczęta 5, 28-400 Pińczów
tel. 041 357-60-01
fax 041 357 60 07

STAROSTWO POWIATOWE
w Pińczowie
Wydział Architektury i Budownictwa
ul. Zaczęta 5, 28-400 Pińczów
tel. 041 357-60-01
fax 041 357 60 07

"GRAFOS" - Projektowanie i nadzór budowlany PRACOWNIA PROJEKTOWA ul. Langiewicza 16 26 - 130 Suchedniów			
OBIEKT	ISTNIEJĄCY ZABYTKOWY BUDYNEK SAMORZĄDOWEGO CENTRUM KULTURY		
ADRES	PIŃCZÓW, ul. Piłsudskiego		
TEMAT	PROJEKT BUDOWLANY PRZEBUDOWY, MODERNIZACJI I WYPOSAŻENIA SAMORZĄDOWEGO CENTRUM KULTURY & ZESPÓŁU POPAULIŃSKIEGO - INSTALACJA WENTYLACJI MECHANICZNEJ I KLIMATYZACJI		
TYTUŁ RYSUNKU	RZUT PIĘTRA	BRANŻA	INSTALACJE SANITARNE
Projektował	mgr inż. DANUTA WARDA	Nr. upr.	70 / 82
Opracował	mgr inż. DANUTA WARDA	Nr. upr.	70 / 82
Sprawił	mgr inż. KRYSZYNA CHODACKA	Nr. upr.	KI-54/2002
Skala rysunku	1:100	Data wykonania	LISTOPAD 2008 R.
		Nr. rysunku	3